



Academia

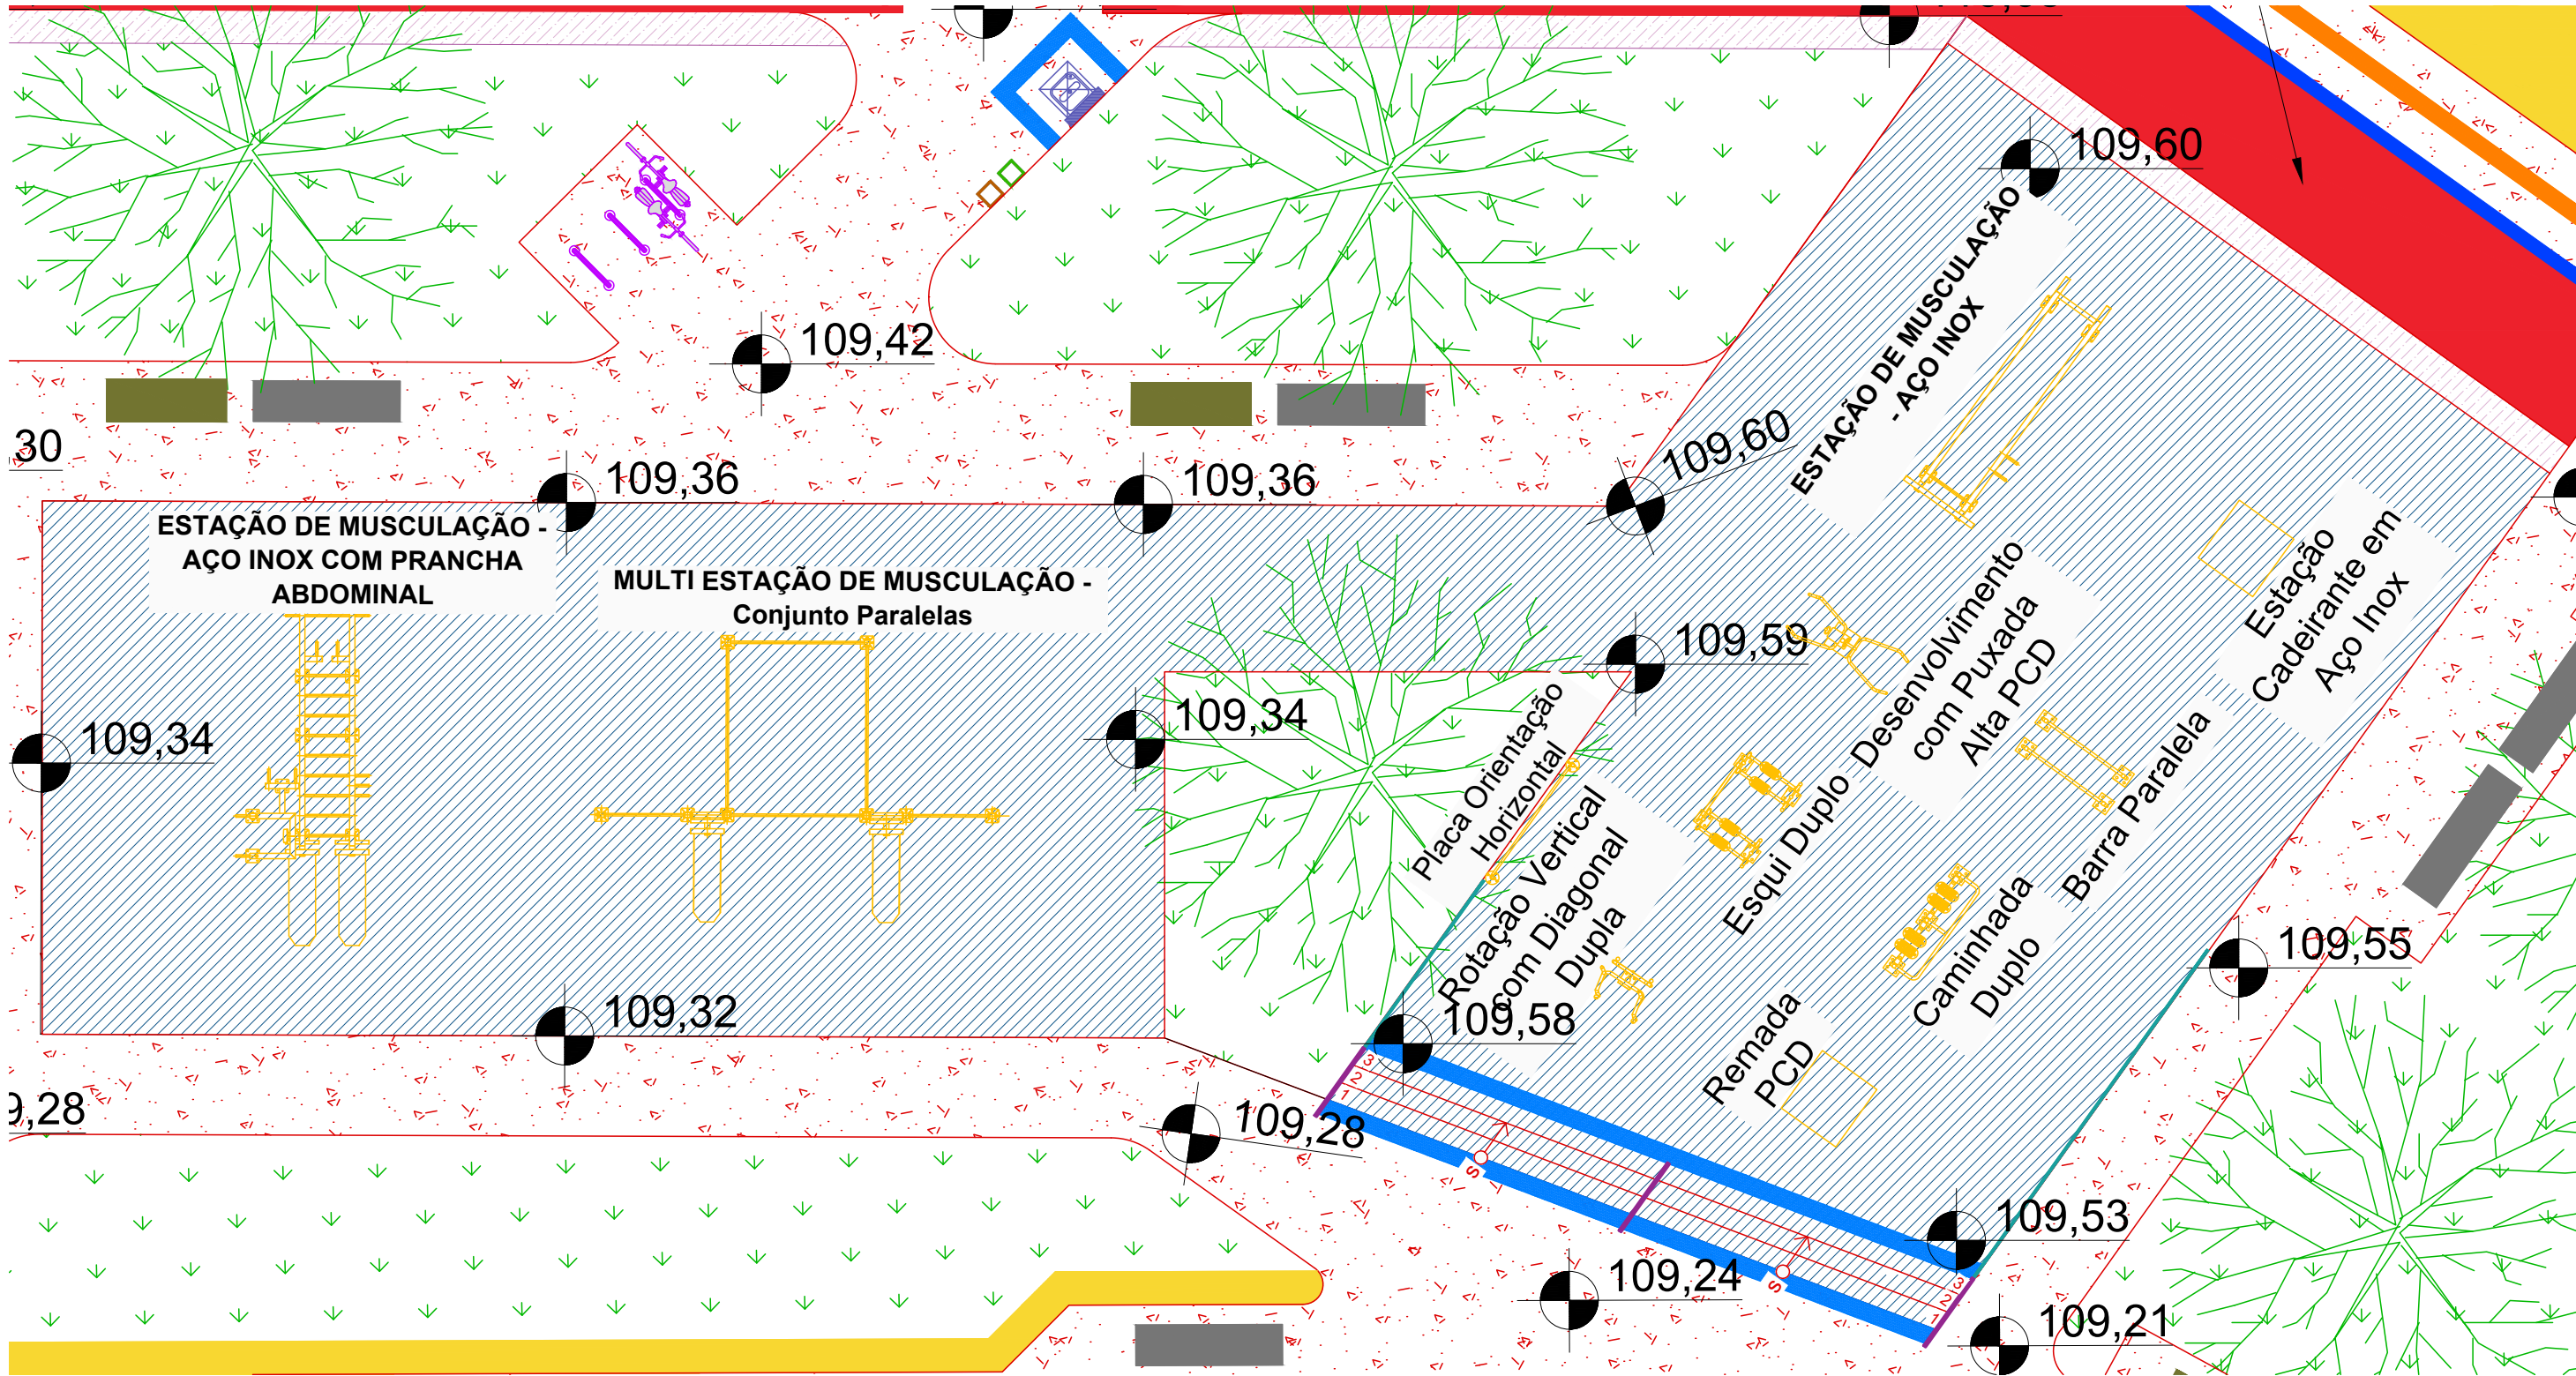

Planta Baixa
Escala 1:100

Os equipamentos indicados para serem instalados na academia deverão ser fabricados em aço inox.

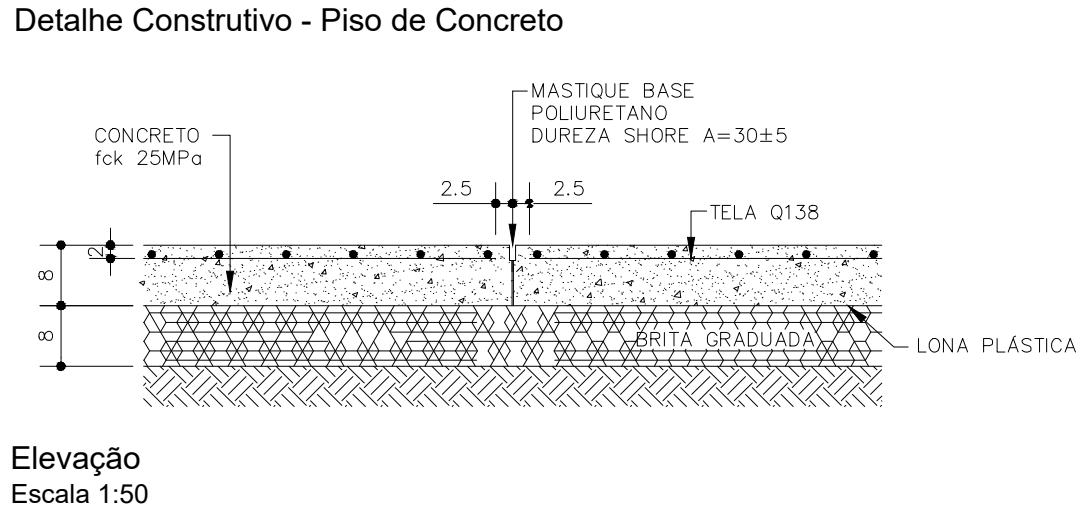

O piso de concreto deverá ser executado conforme Catálogo Técnico FDE – QE-12.

Remada PCD - AÇO INOX



Imagem de Referência

ESTÇÃO CADEIRANTE - AÇO INOX

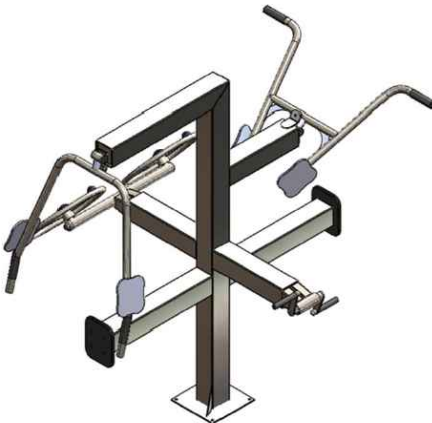


Imagem de Referência

MULTI ESTÇÃO DE MUSCULAÇÃO - AÇO INOX



Imagem de Referência

ESTÇÃO DE MUSCULAÇÃO - AÇO INOX COM PRANCHA ABDOMINAL



Imagem de Referência

ESTÇÃO DE MUSCULAÇÃO - AÇO INOX



Imagem de Referência